


AL PRONTO SOCCORSO

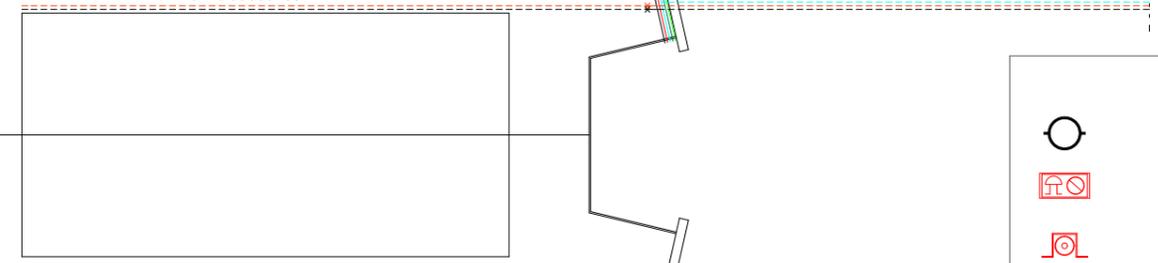

LEGENDA	
	Sensore rilevazione fumi
	Cassonetto ottico acustico
	Pulsante a rottura di vetro
	Linea rossa - O <sub>2</sub> (ossigeno)
	Linea azzurra - NO <sub>2</sub> (protossido d'azoto)
	Linea nera - vuoto
	Linea verde chiaro - aria tecnica
	Linea verde scuro - aria medica

<b>REGIONE CALABRIA</b>		
Azienda Sanitaria Provinciale Vibo Valentia		
PROGETTO PER L'ADEGUAMENTO ANTINCENDIO DEL PRESIDIO OSPEDALIERO DI TROPEA		
<b>STATO FUTURO</b>		
IMPIANTO DI RILEVAZIONE ED ALLARME INCENDI AUTOMATICO		
<b>PIANTA PIANO SECONDO</b>		
		Ing. Nicola Buoncristiano
TAV <b>C 4</b>	DATA	SCALA 1:100